



PIANTA PIANO SECONDO \_ Scala 1:100

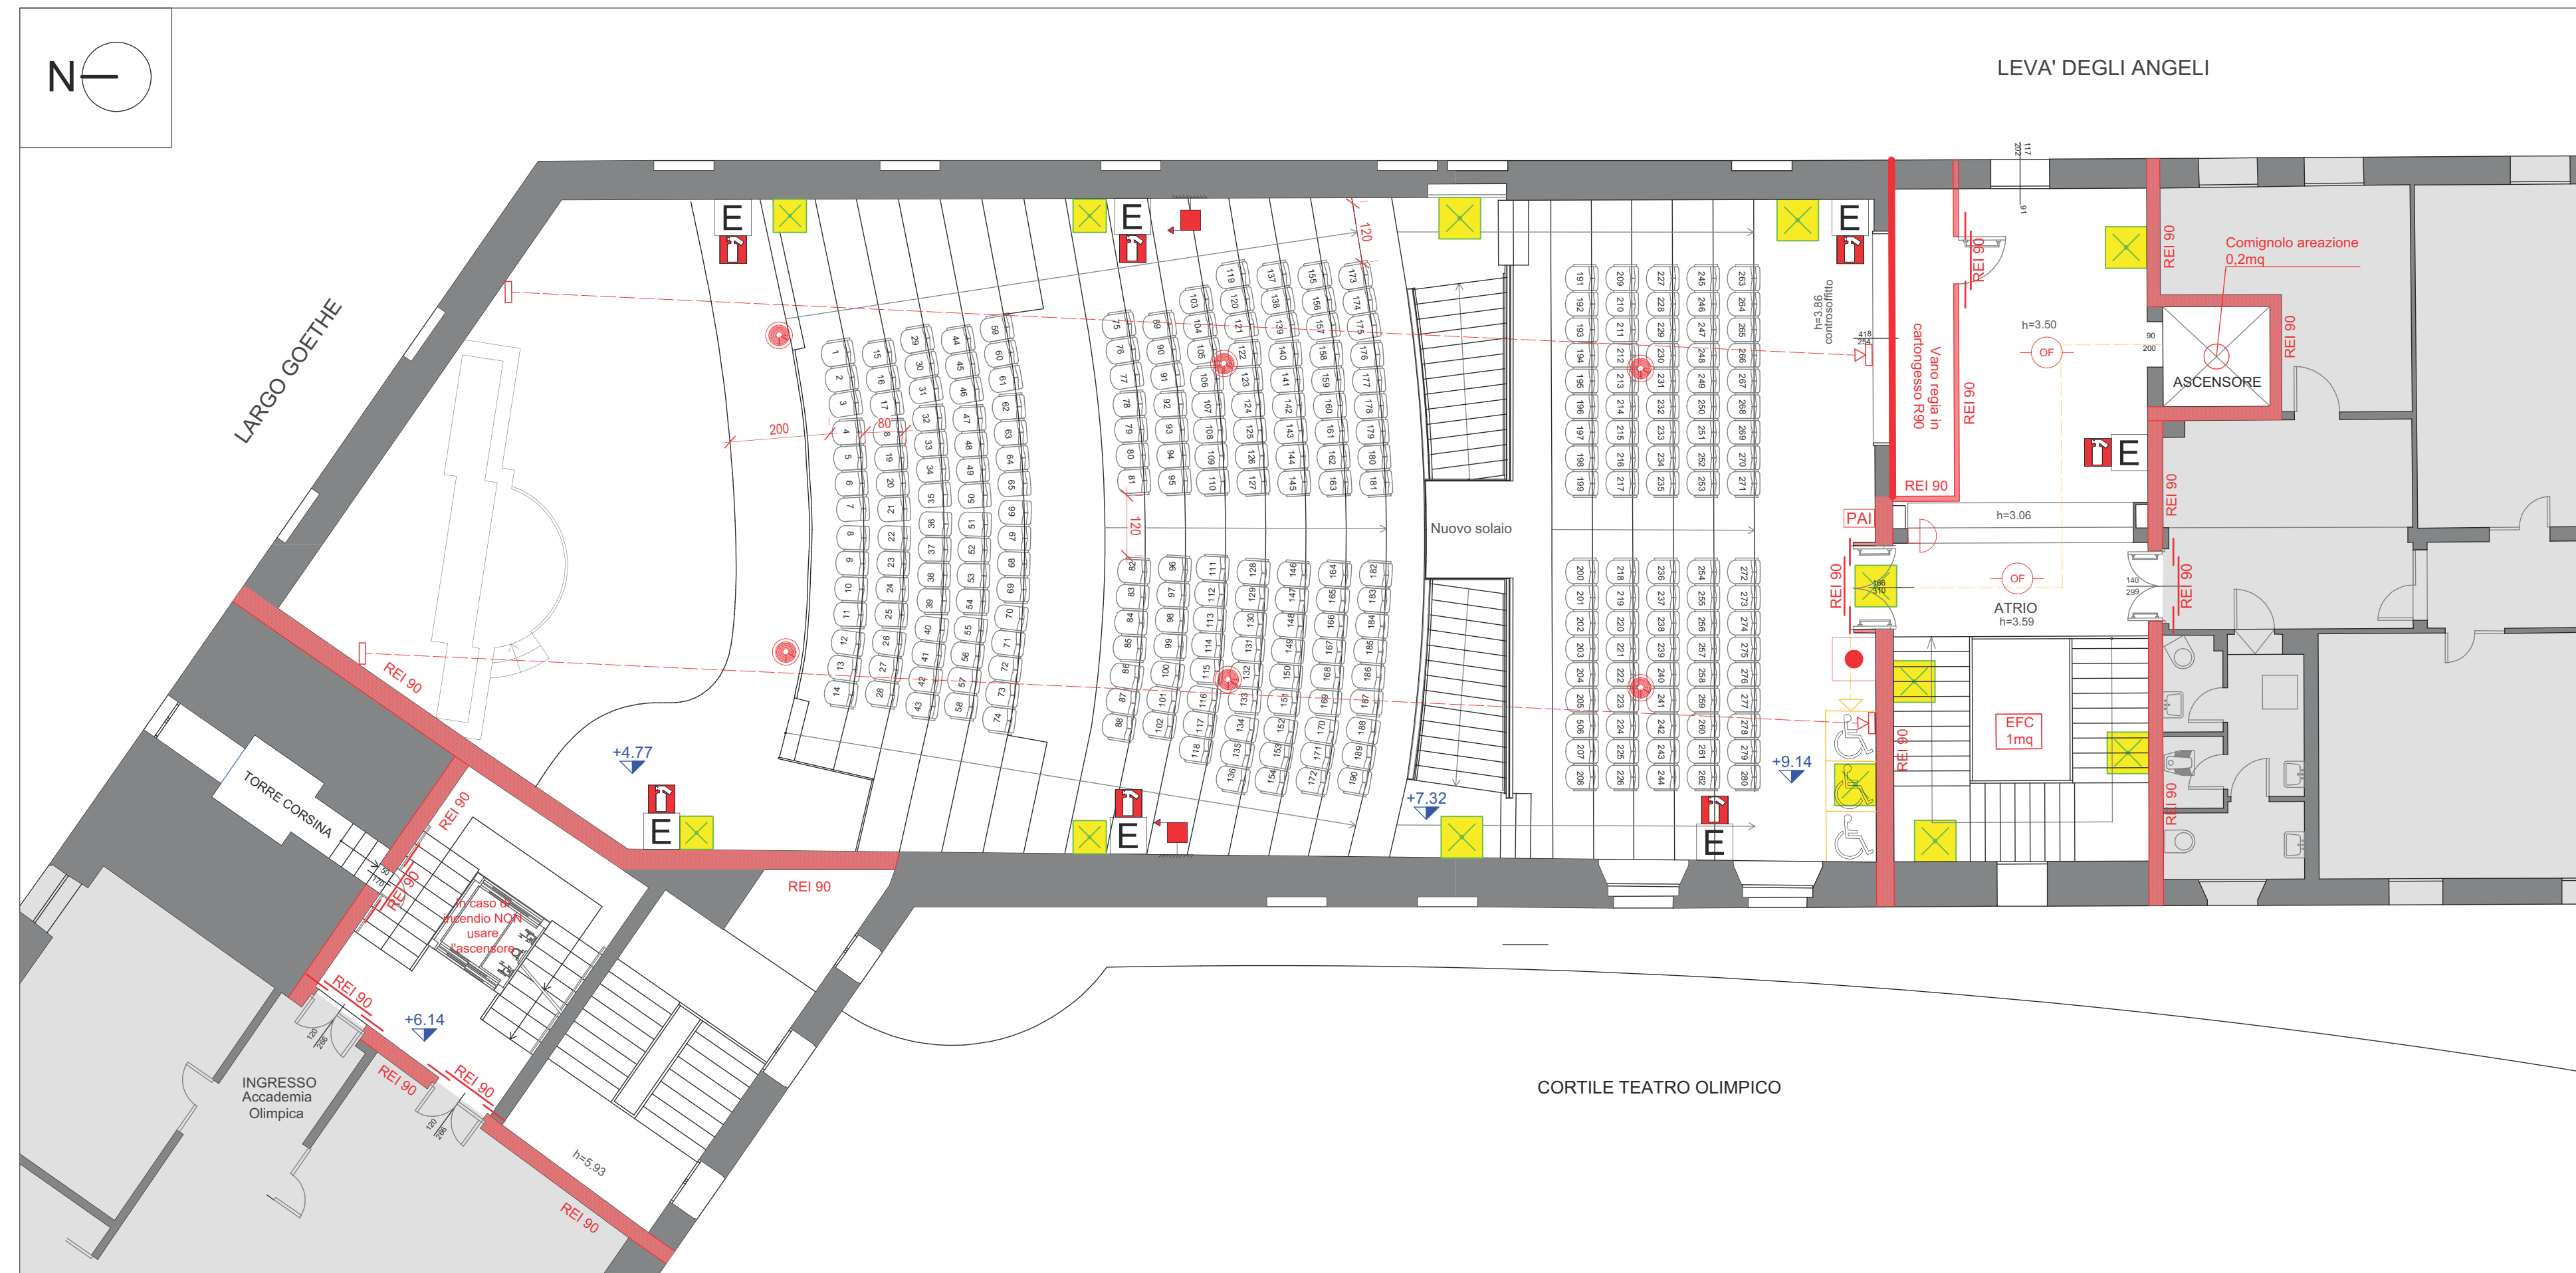

LEGENDA SIMBOLI ANTICENDIO

-  Luci di sicurezza - Illuminazione di emergenza
-  Tensione elettrica pericolosa
-  Interruttore elettrico generale - Pulsante di sgancio
-  Estintore portatile
-  Naspo
-  Sensore di fumo lineare
-  Sensore di fumo
-  Pulsante allarme incendio
-  Pannello allarme incendio
-  Centrale fonia impianto EVAC
-  Postazione microfono impianto EVAC
-  Diffusore sonoro da incasso impianto EVAC
-  Diffusore sonoro da parete impianto EVAC
-  Campana allarme incendio

PIANTA PIANO SOTTOTETTO \_ Scala 1:100

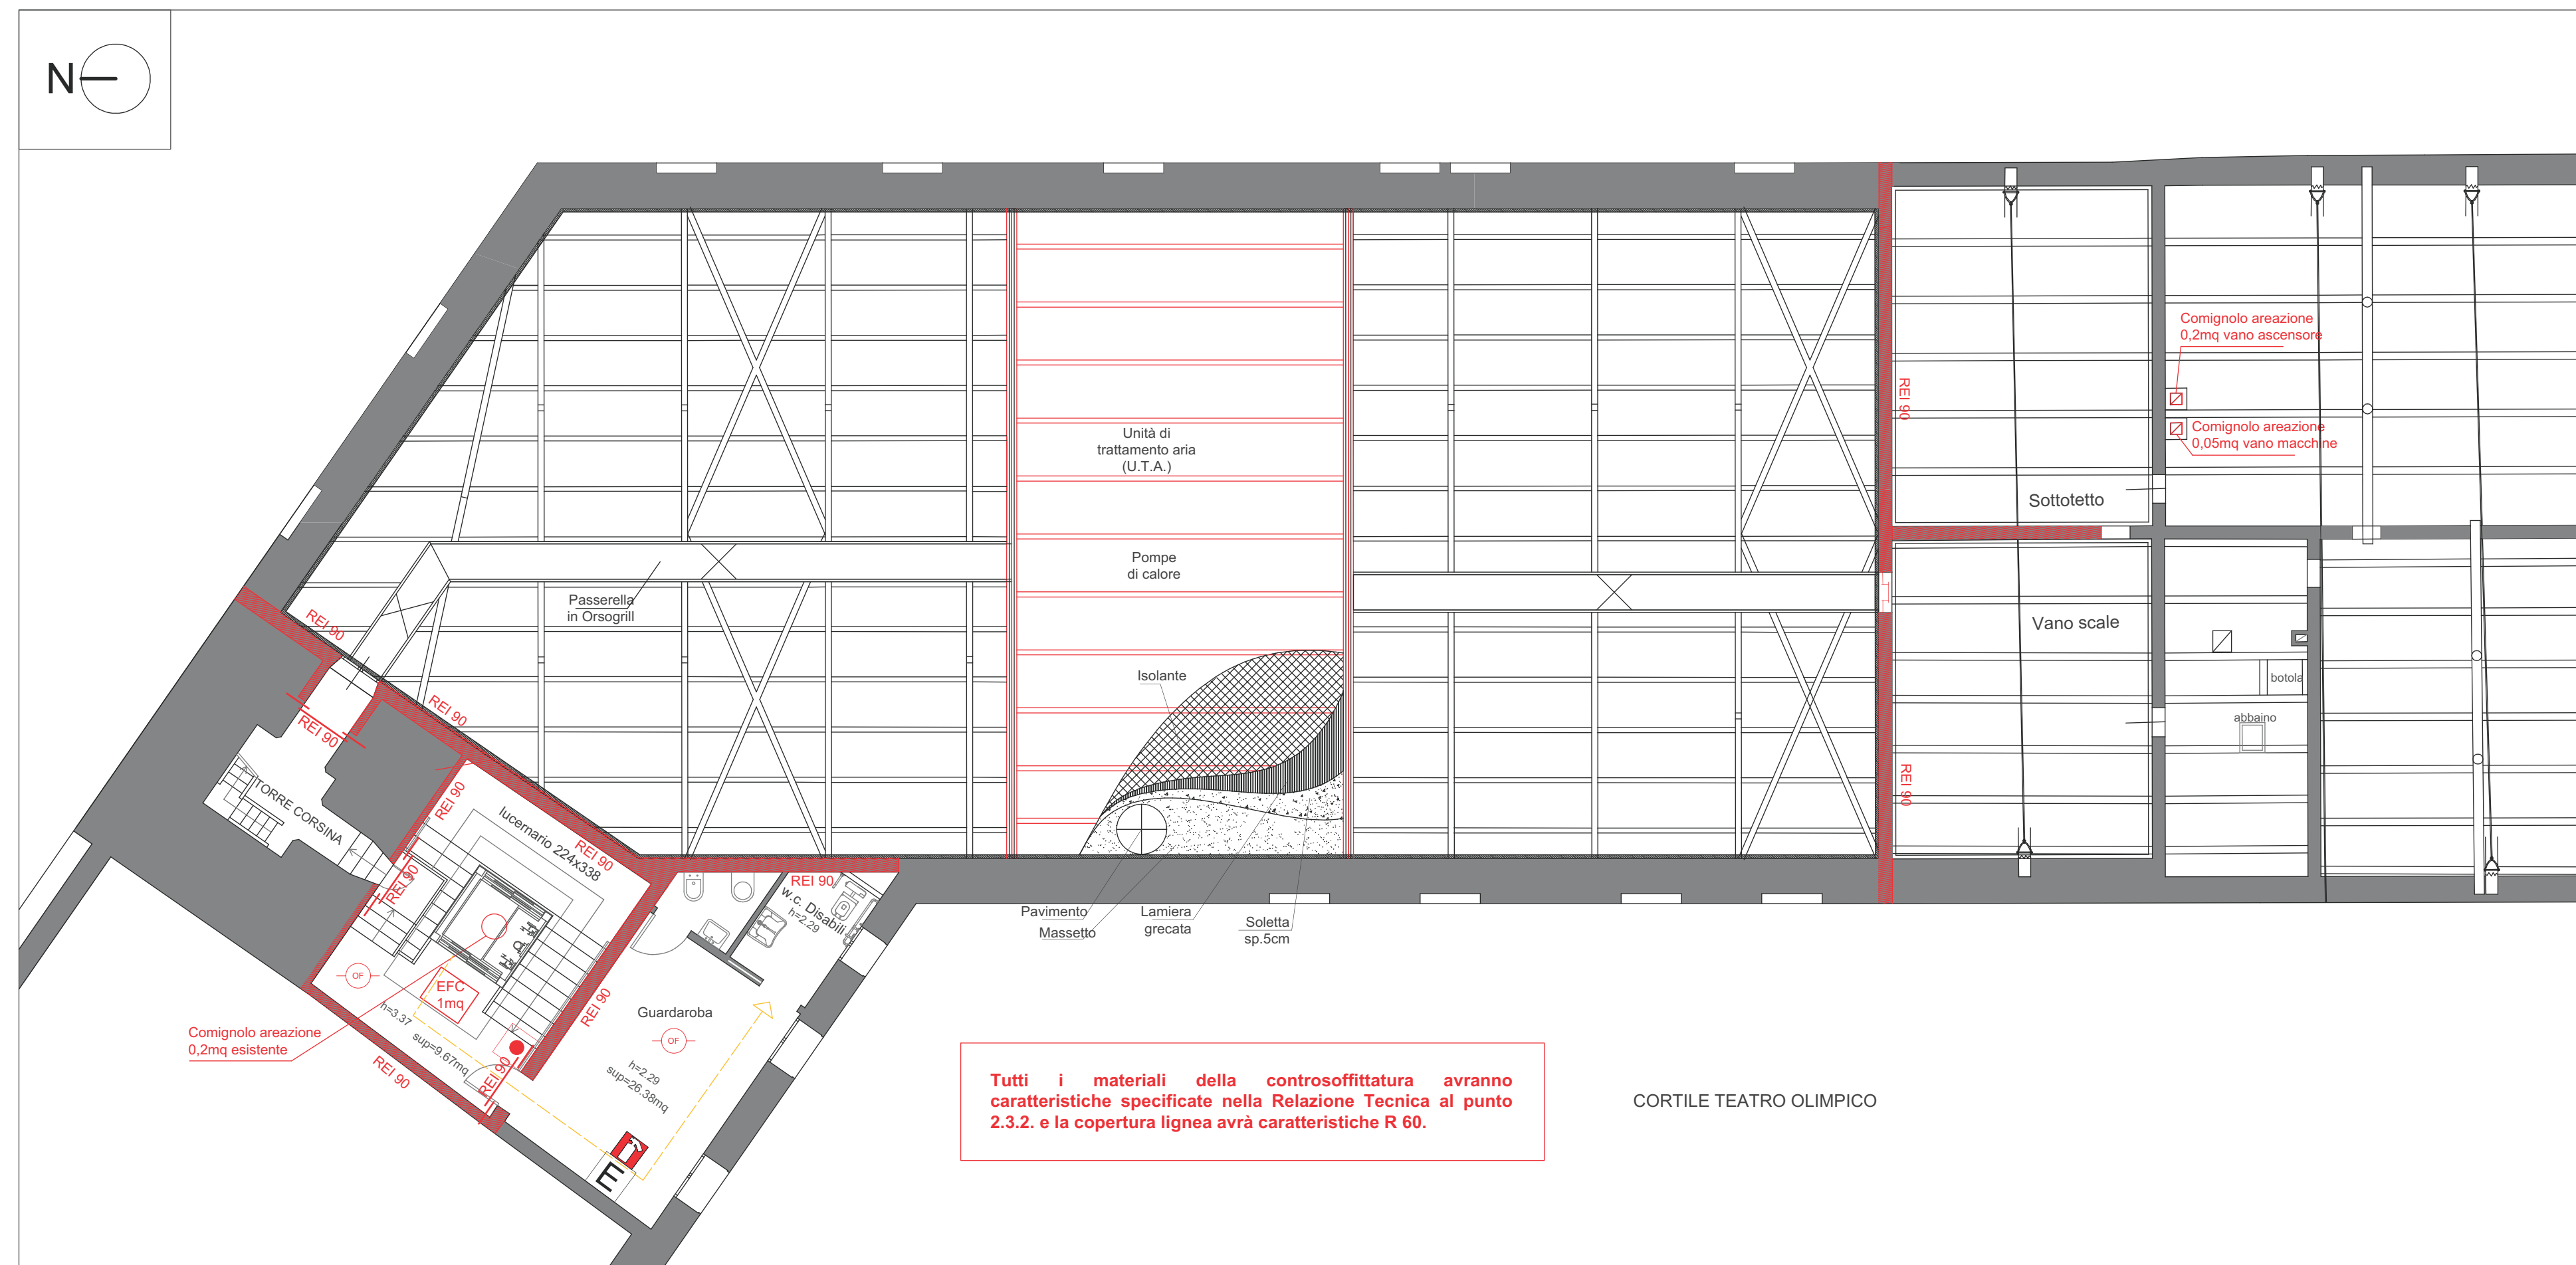

COMMITTENTE  
COMUNE DI VICENZA

PRATICA  
"LAVORI DI RIQUALIFICAZIONE DELL'AUDITORIUM CANNETI DI VICENZA,  
LEVÀ DEGLI ANGELI N. \_ COMUNE DI VICENZA"

RESPONSABILE DEL PROCEDIMENTO \_ ing. Giovanni FICHERA

VALUTAZIONE PROGETTO

Attività 65.2.C

Locali di spettacolo e di intrattenimento in generale, impianti e centri sportivi, palestre, sia a carattere pubblico che privato, con capienza superiore a 200 persone, ovvero di superficie lorda in pianta al chiuso superiore a 200 mq

DOCUMENTO  
Prevenzione Incendi - Valutazione Progetto - Tavola 02

PROGETTISTA  
ing. Susj Maria Basso

TAVOLA 02  
Pianta Piano Secondo - Pianta Piano Sottotetto  
Progetto con relativa Segnaletica

DATA  
28 aprile 2021

SCALA  
1:100



*Susj Maria Basso* 02

2021-PI.VP.02

A NORMA DI LEGGE IL PRESENTE DISEGNO NON PUO' ESSERE RIPRODOTTO O COMUNICATO A TERZI SENZA LA NOSTRA AUTORIZZAZIONE SCRITTA

STUDIO BASSO | INGEGNERE EDILE SUSJ MARIA BASSO | OFFICINE



ing. SUSJ MARIA BASSO  
viale Trento 56/f, 36100 Vicenza (VI)  
P.I. 03834660247 | C.F. BSSJM85H45L840S  
pec: susjmaria.basso@ingpec.eu  
e-mail: susjbaso@gmail.com  
cell. +39 338 9934765

